

LOOP IMPIANTO DI RILEVAZIONE INCENDI	
Ri-01 :	Loop piano S2
Ri-02 :	Loop piano S1
Ri-03 :	Loop piano 1 zona copersedili
Ri-04 :	Loop piano 0 zona hall e centro prelievi
Ri-05 :	Loop piano 1 zona copersedili
Ri-06 :	Loop piano 1 zona hall e forestiera suore
Ri-07 :	Loop piano 2
Ri-08 :	Loop piano 3 e piano 4

NOTA BENE : MAX 240 DISPOSITIVI INDICAZIONALI PER LOOP

NOTE PER IL PORTATO DI RILEVAZIONE INCENDI

- INSTALLARE PULSANTI DI ALLARME INCENDIO IN MODO DA ESSERE RAGGIUNGIBILI CON PERCORSO MINIMALE DI 30cm.
- PER I PORTI TAGLIACUOQUE PREVEDERE NORMALMENTE APERTE: PREVEDERE IL MAGNETE DI RITENUTA CON RELATIVO PULSANTE DI SGANCIO MANUALE, COLLEGATO SUL PLO DI PIANO.
- TUTTI I MAGNETI DELLE SERRANDE E PERI TAGLIACUOQUE SONO A 24VDC: SENSORE POSITIVA (+5V).
- CHIEDE LA SENSIBILITÀ O IL PORTO AL MANIPOLARE DELLA TENSIONE DEL CIRCUITO.
- PER I SERRANDE TAGLIACUOQUE PREVEDERE IL RISPETTO DEL FINCECRO AL MODO INVOLOUT IN DUE TIRAGGIE.
- LE TIRAGGIE OTTICO-ACOUSTICHE SARANNO CONFORMI ALLA NORMA UNI 11744 OVEVERO:
 - CON PRELIMARE = TONO 1 IL LAMPEGGIO
 - > CON ALLARME TONO 2 IL LAMPEGGIO
- IL CIRCUITO DI IMPANTO PUÒ ESSERE A PULSANTI, MODULI DI INTERRUZIONE ECC., INTEGRATO AL PLO INTERNO O ISOLATORI DI CIRCUITO CIRCUITO IN CONFORMITÀ IN DA SE-17.

LINEE IMPIANTO DI DIFFUSIONE SONORA DI EMERGENZA	
EV-01A/B :	Linee piano S2
EV-02A/B :	Linee piano S1
EV-03A/B :	Linee piano 0
EV-04A/B :	Linee piano 1
EV-05A/B :	Linee piano 2
EV-06A/B :	Linee piano 3 e piano 4

LINEE IMPIANTO DI DIFFUSIONE SONORA DI EMERGENZA	
EV-01A/B :	Linee piano S2
EV-02A/B :	Linee piano S1
EV-03A/B :	Linee piano 0
EV-04A/B :	Linee piano 1
EV-05A/B :	Linee piano 2
EV-06A/B :	Linee piano 3 e piano 4

LEGENDA IMPIANTO DI RILEVAZIONE INCENDI

NON SOGGETTO DI INTERVENTO

ALIMENTAZIONE 240V, RILEVAZIONE INCENDI

ARL - Attenuatore (ricezione)רכז di piano

RILEVATORE LINEARE IN CAPOLE DI TUBO LINEARE RESISTENTE COMPOSTO DA RILEVATORE INFERIORE E RILEVATORE SUPERIORE A RILEVAMENTO ALTERNATIVO DELLE PASSERELLE METALLICHE CON PROTEZIONE D'INCENDI

UNITÀ DI RILEVAZIONE CON DISPOSITIVO A CARICAMENTO D'ARIA PER EFFETTO MOVIMENTO OPPOSITIVO (RILEVAZIONE MOVIMENTO D'OPERAIO PER M. TUBAZIONE)

TUBO PER IMPIANTO A CARICAMENTO D'ARIA ALL' INTERNO DEL CONTROFIORE

① RILEVATORE OTTICO DI FUMO DI FUMO INDECRIZATO POSATO A VISTA A SOTTITO / SOTTO CONTROFIORE

② RILEVATORE TERMICO / TERMORESISTENZIALE DI FUMO INDECRIZATO POSATO A VISTA A SOTTITO / SOTTO CONTROFIORE

③ RILEVATORE COMBINATO OTTICO E TERMICO DI FUMO INDECRIZATO POSATO A VISTA A SOTTITO / SOTTO CONTROFIORE

④ RILEVATORE OTTICO DI FUMO DI FUMO INDECRIZATO CON SISTEMA DI SEGNALEZIONE POSATO SOPRA CONTROFIORE

⑤ RILEVATORE OTTICO DI FUMO DI FUMO INDECRIZATO POSATO SOTTO PAVIMENTO PERIZIONE CON LUTTO DI SEGNALEZIONE

⑥ SPECOLA DI SEGNALEZIONE FURTO PORTA CON MODULO DI INDECRIZAMENTO PER RILEVATORE SPECIALE CAVITÀ DA RILEVATORE IN CAPOLE

⑦ SPECOLA DI SEGNALEZIONE A PARETE CON MODULO DI INDECRIZAMENTO PER RILEVATORE SPECIALE CAVITÀ DA RILEVATORE INCASTRATO PAVIMENTO SOTTO PAVIMENTO FLOTTANTE

⑧ SPECOLA DI SEGNALEZIONE A PARETE CON MODULO DI INDECRIZAMENTO PER RILEVATORE SPECIALE CAVITÀ DA RILEVATORE INCASTRATO PAVIMENTO SOTTO PAVIMENTO FLOTTANTE

⑨ RILEVATORE OTTICO DI FUMO DI FUMO INDECRIZATO PER CONDOTTE D'ARIA

⑩ MODULO PER PRESSIONE UNITA

SONDA ANTIRUMORE SOTTO PAVIMENTO FLOTTANTE

⑪ PULSANTE MANUALE ALLARME INCENDIO DEL TUBO INDECRIZATO CON APPORTA TARGA DI SEGNALEZIONE

⑫ RILEVATORE OTTICO-ACUSTICO PER ALLARME INCENDI

⑬ FEMME ELETTROMOTRICITA

⑭ SISTEMI REMOTA TROVARE SCOPPI PER RILEVATORE ALLARME

⑮ SIRENA INTERNA CON CARICAMENTO PER ALLARME INCENDIO

⑯ SIRENA ESTERNA PER ALLARME INCENDIO

⑰ ELETTROMOTORE SPINER D'ALIMENTAZIONE 240V (PER IDEALI IMPIANTI MECCANICI) ALIMENTAZIONE IN SCALATA DA 2000mm PER SOTTO CONTROFIORE

⑱ PERIZIONE DI RILEVAZIONE "SOTTO PAVIMENTO INCASTRATO" ALLARME INCENDIO DEL CONTROFIORE

⑲ SPECOLA DI SEGNALEZIONE "SOTTO PAVIMENTO INCASTRATO" ALLARME INCENDIO DEL CONTROFIORE

⑳ SPECOLA DI SEGNALEZIONE "SOTTO PAVIMENTO INCASTRATO" ALLARME INCENDIO DEL CONTROFIORE

㉑ SPECOLA DI SEGNALEZIONE "SOTTO PAVIMENTO INCASTRATO" ALLARME INCENDIO DEL CONTROFIORE

㉒ SPECOLA DI SEGNALEZIONE "SOTTO PAVIMENTO INCASTRATO" ALLARME INCENDIO DEL CONTROFIORE

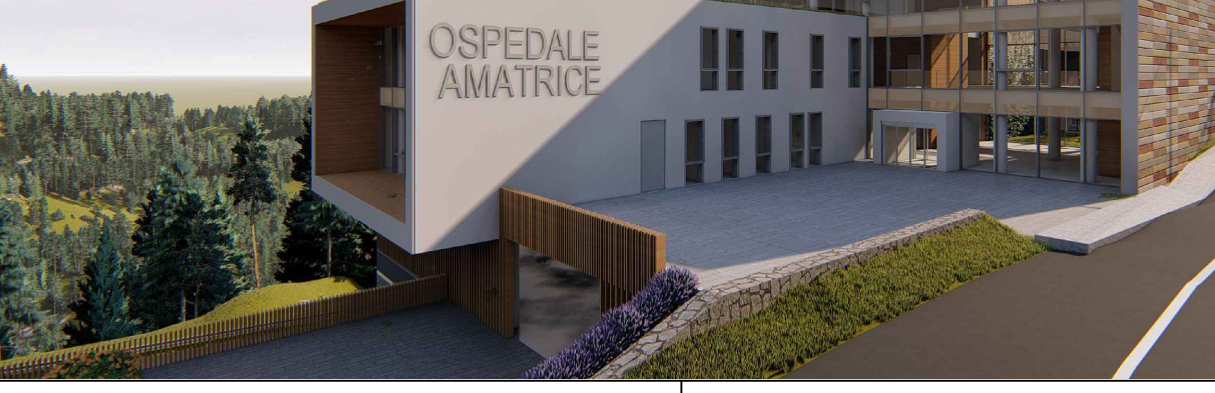
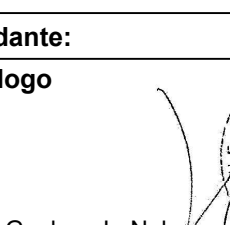
㉓ SPECOLA DI SEGNALEZIONE "SOTTO PAVIMENTO INCASTRATO" ALLARME INCENDIO DEL CONTROFIORE

㉔ SPECOLA DI SEGNALEZIONE "SOTTO PAVIMENTO INCASTRATO" ALLARME INCENDIO DEL CONTROFIORE

LEGENDA IMPIANTI DIFFUSIONE SONORA DI EMERGENZA	
	BASE MORFOLOGICA DI SERVIZIO SENZA FUNZIONALITÀ DI EMERGENZA
	ALTOPARLANTE MODULARE DA INCASSO IN CORRISPONDENZA CON COPERTURA ANTINFAMMA IN METALLO, INNESTO PERMANENTE CON CAVITÀ CON FUSIBILE TERMICO DI PROTEZIONE, POTENZA NOMINALE 5W SELEZIONABILE (POTENZA MASSIMA 10W), CERTIFICATO EN54-24
	ALTOPARLANTE A CASSA IN METALLO, INNESTO INTERNA IN CERAMICA CON FUSIBILE TERMICO DI PROTEZIONE, POTENZA NOMINALE 5W SELEZIONABILE (POTENZA MASSIMA 10W), CERTIFICATO EN54-24
	ALTOPARLANTE A TROMBA CROCCANTE IN ALLUMINIO CON PROFILATO IN PVC, INNESTO INTERNA IN CERAMICA CON FUSIBILE TERMICO DI PROTEZIONE, POTENZA NOMINALE 10W (POTENZA MASSIMA 30W), CERTIFICATO EN54-24
	TARGHETTA IDENTIFICATIVA PER SIGILLATURA UNA IMPIANTO DIFFUSIONE SONORA DI EMERGENZA



PIANTA PIANO 3 - IMPIANTO DI RILEVAZIONE INCENDIO E DIFFUSIONE SONORA EVAC - BLOCCO A
Scala 1:50

REGIONE LAZIO		Repubblica del Consiglio dei Ministri		Ministero dell'Interno		Ministero dell'Agricoltura e delle Politiche Rurali		Ministero della Sanità	
INTERVENTO DI RICOSTRUZIONE DELL'OSPEDALE DI AMATRICE									
									
DIREZIONE REGIONALE LAVORI PUBBLICI, STAZIONE UNICA APPALTI, RISORSE IDRICHE E DIFESA DEL SUOLO				RESPONSABILE DEL PROGETTO		Inq. Pasquale De Paolis			
PROGETTISTI									
Mandatista: VALLE 3 Valle 3 S.p.A. - Via Salaria 100 - 00198 Roma		Mandatista: VALLE 3 Valle 3 S.p.A. - Via Salaria 100 - 00198 Roma		Mandatista: Geologo					
Arch. Emanuela Valle Arch. Maria Camilla Valle Arch. Stefano Valle		Inq. Donato Romano Inq. Giampaolo Locatelli Inq. Giampaolo Locatelli		Dr. Giorgio L. Nobile					
DIRETTORE DEI LAVORI				Arch. Stefano Valle		ESECUTORE R.T.I. Consorzio Stabile Renovatione La Torre Costruzioni CONSORZIO STABILE RENOVATIONE 			
COORDINAMENTO DELLA SICUREZZA IN FASE DI ESECUZIONE Autismo del Edg. 10/2006 n. 61/1				Arch. Stefano Valle					
DIRETTORE OPERATIVO STRUTTURE				Inq. Giampaolo Locatelli					
DIRETTORE OPERATIVO IMPIANTI MECCANICI				P.I. Valerio Zenaro					
DIRETTORE OPERATIVO IMPIANTI ELETTRICI				Inq. Giampaolo Paroli					
VARIANTE IN CORSO D'OPERA N.04 IMPIANTI ELETTRICI E SPECIALI									
PiANTA PIANO 3° IMPIANTO DI RILEVAZIONE INCENDIO E DIFFUSIONE SONORA EVAC-BLOCCO									
Comessa	Fase	Disegno	Esp.	V. Ed. Plan.	Quadrato	En. Riv.	Del. Emessa	Formato	Scala
SA-AM	DL-IV	IME	IRI	12	A	00	Dicembre 2016	A4	1:50
REVISIONE									
Disegnata revisione									
Firma emittente									
Data Revisione									
Disegnata									