

## B.26.a - Planimetria generale (scala 1:500)

### Legenda Planimetria Generale 1:500

- ① Ingresso
- ② Pesa a ponte
- ③ Area di ricezione (con doppio portone)
- ④ Area di scarico
- ⑤ Pretattamento FORSU (36.000 t/a) e Ligneocellulosici (6.250 t/a)
- ⑥ Tramoggia di carico digestore anaerobico
- ⑦ Digestore anaerobico (40.000 t/a)
- ⑧ Miscelazione sottovaglio FORSU, Fanghi agroindustriali, Ligneocellulosici, Digestato e sovrvallo legnoso di ricircolo
- ⑨ 6 Biocelle di biossidazione accelerata
- ⑩ 2 Platee insufflate di I<sup>a</sup> maturazione
- ⑪ 2 Platee insufflate di II<sup>a</sup> maturazione
- ⑫ Raffinazione
- ⑬ Deposito ammendante compostato con fanghi
- ⑭ Plastiche a smaltimento
- ⑮ Sovvallo ligneocellulosico di ricircolo
- ⑯ Messa in riserva rifiuti ligneocellulosici
- ⑰ Biofiltro
- ⑱ Torcia
- ⑲ Cogeneratore
- ⑳ Unita' di purificazione e upgrading del biogas
- ㉑ Cabina Enel e Locali MT Utente
- ㉒ Locale antincendio
- ㉓ Serbatoi riserva idrica antincendio

COMUNE DI ANZIO (RM)

Via della Spadellata n° 5


IMPIANTO DI DIGESTIONE ANAEROBICA E  
COMPOSTAGGIO

B.26.a - Planimetria generale

IL TECNICO

ISTANZA DI VARIANTE " NON SOSTANZIALE "  
ALL' A.I.A. DELLA REGIONE LAZIO N° G15616 DEL 05/11/2014

SCALA	TAVOLA				REV.
	CAT.	SEZIONE	NUMERO		
1:500			B 2 6 a		
DATA	Luglio 2015				

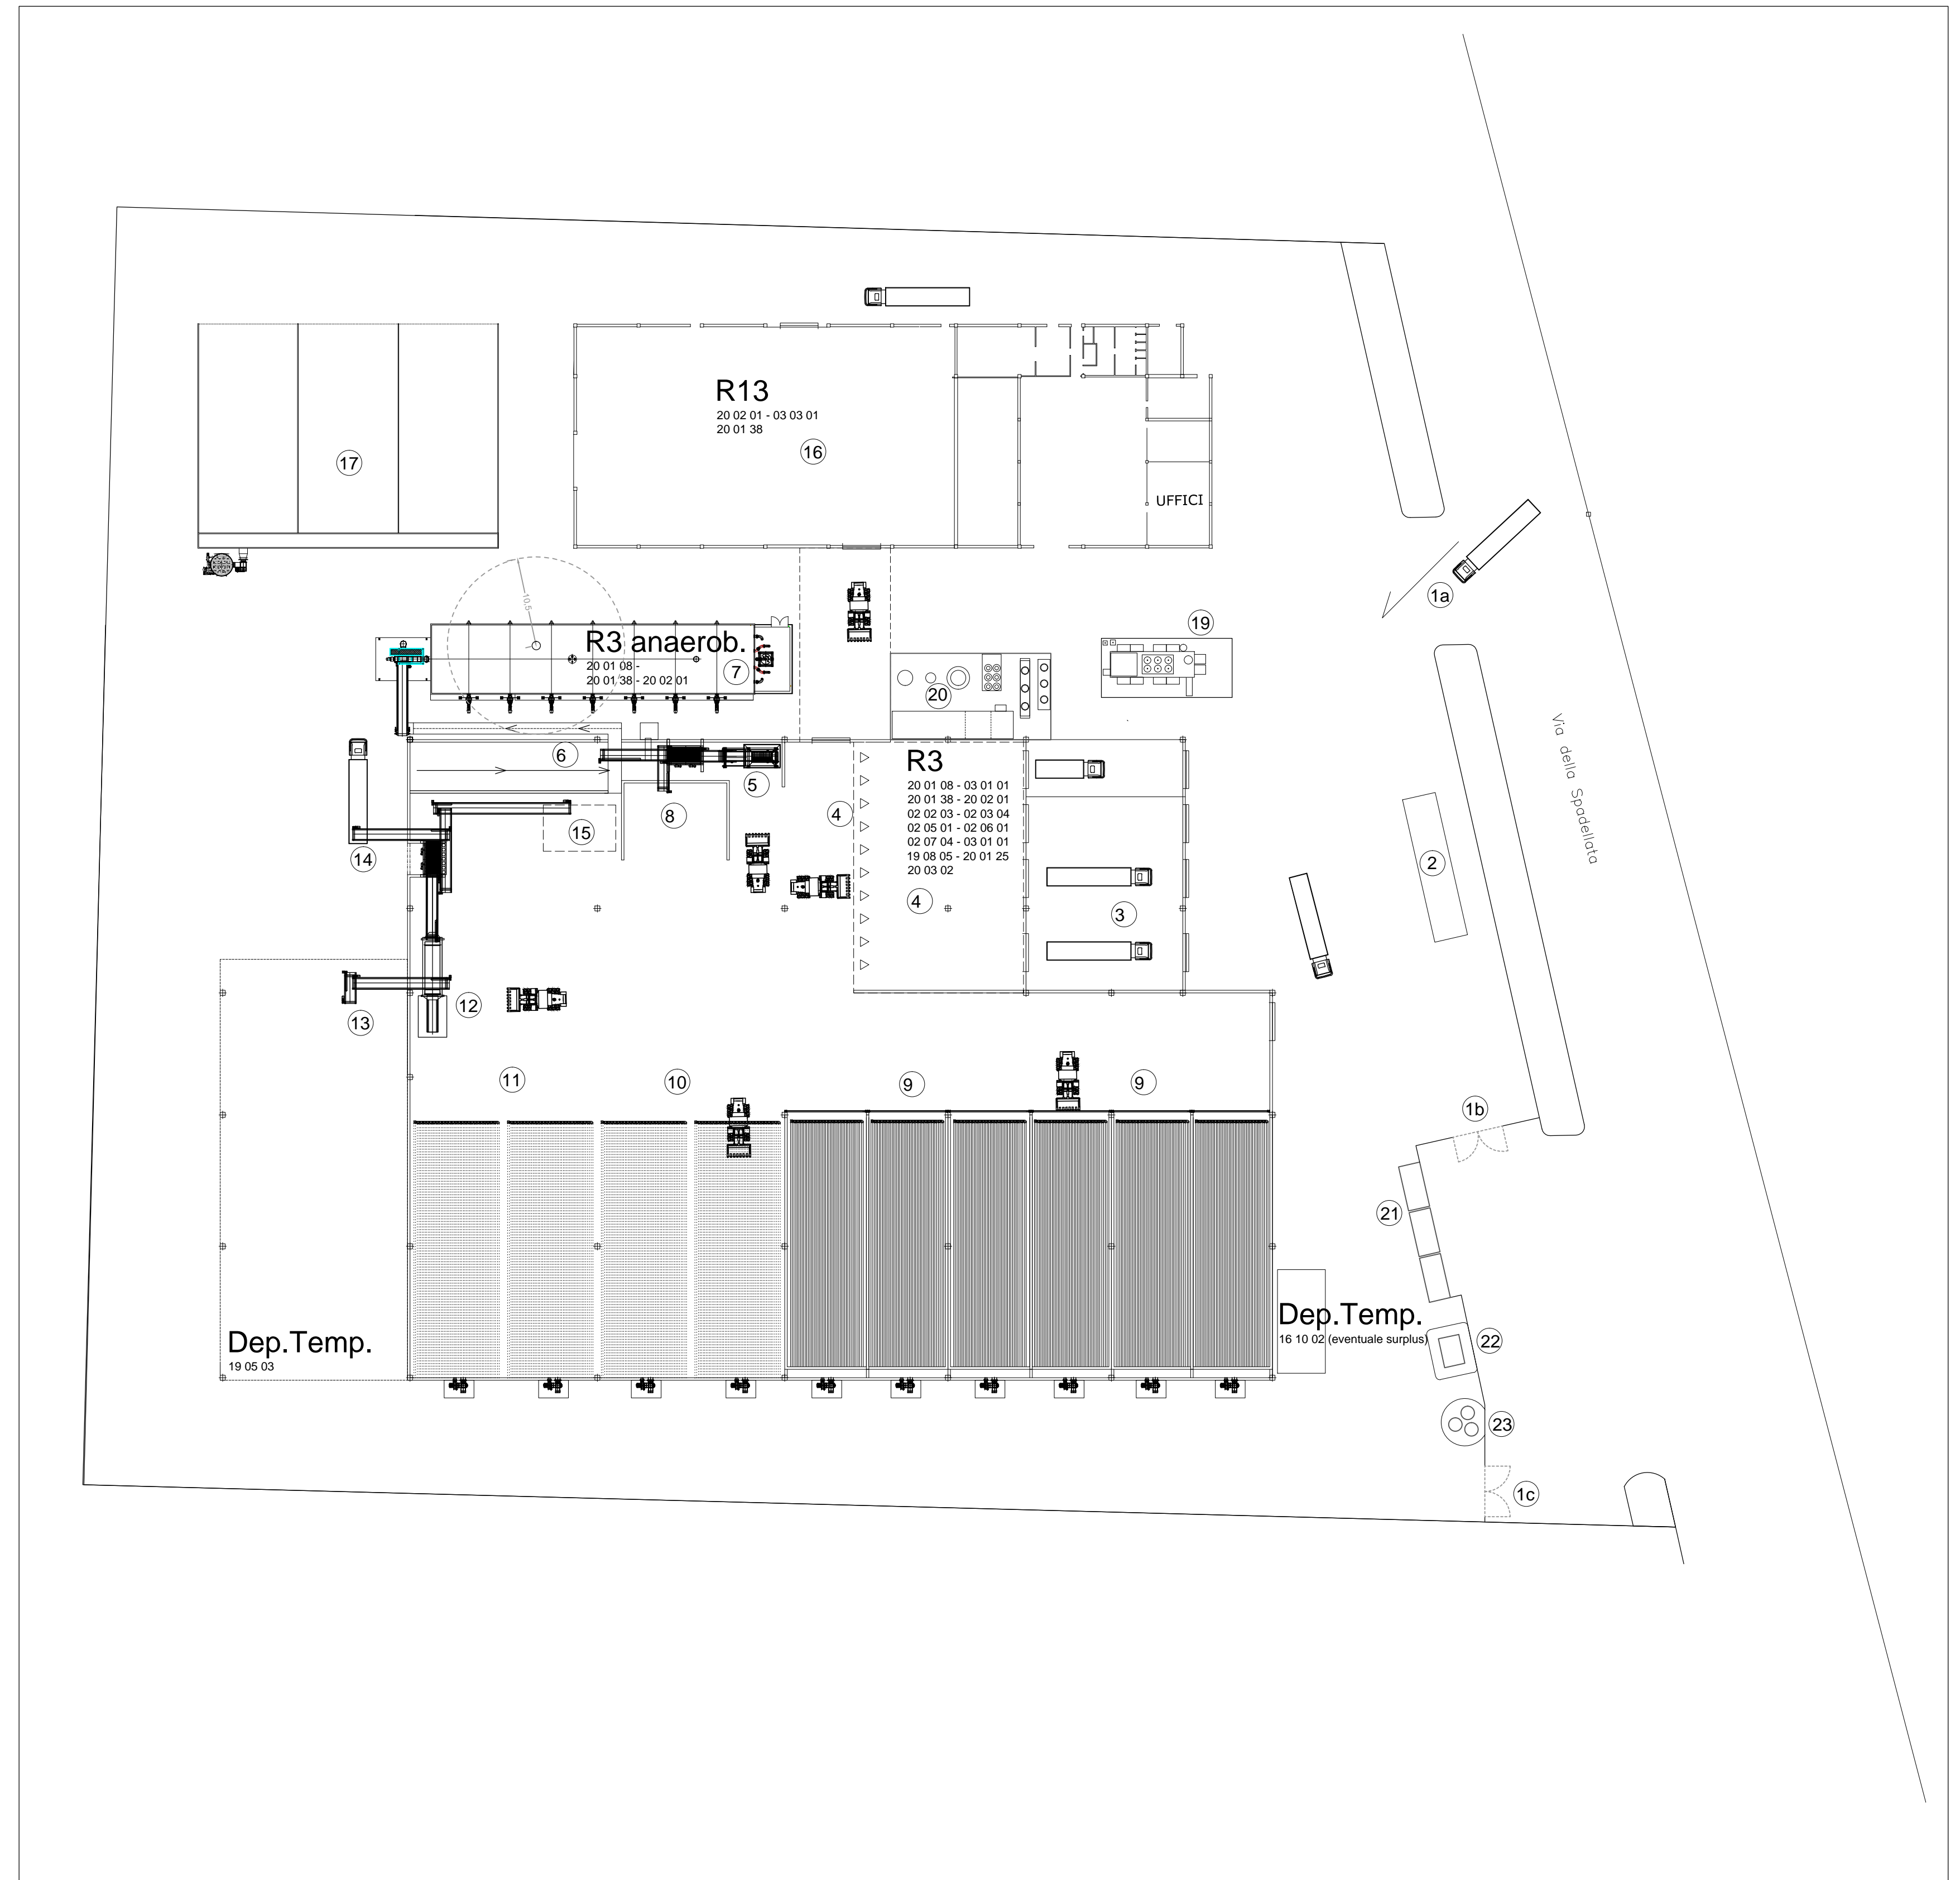

COMUNE DI ANZIO (RM)

Via della Spadellata n° 5


IMPIANTO DI DIGESTIONE ANAEROBICA E  
COMPOSTAGGIO

B.20 - Planimetria punti di emissione in atmosfera

IL TECNICO

ISTANZA DI VARIANTE "NON SOSTANZIALE"  
ALL' A.I.A. DELLA REGIONE LAZIO N° G15616 DEL 05/11/2014

SCALA	TAVOLA				REV.
	CAT.	SEZIONE	NUMERO		
DATA Luglio 2015			B 2 0		

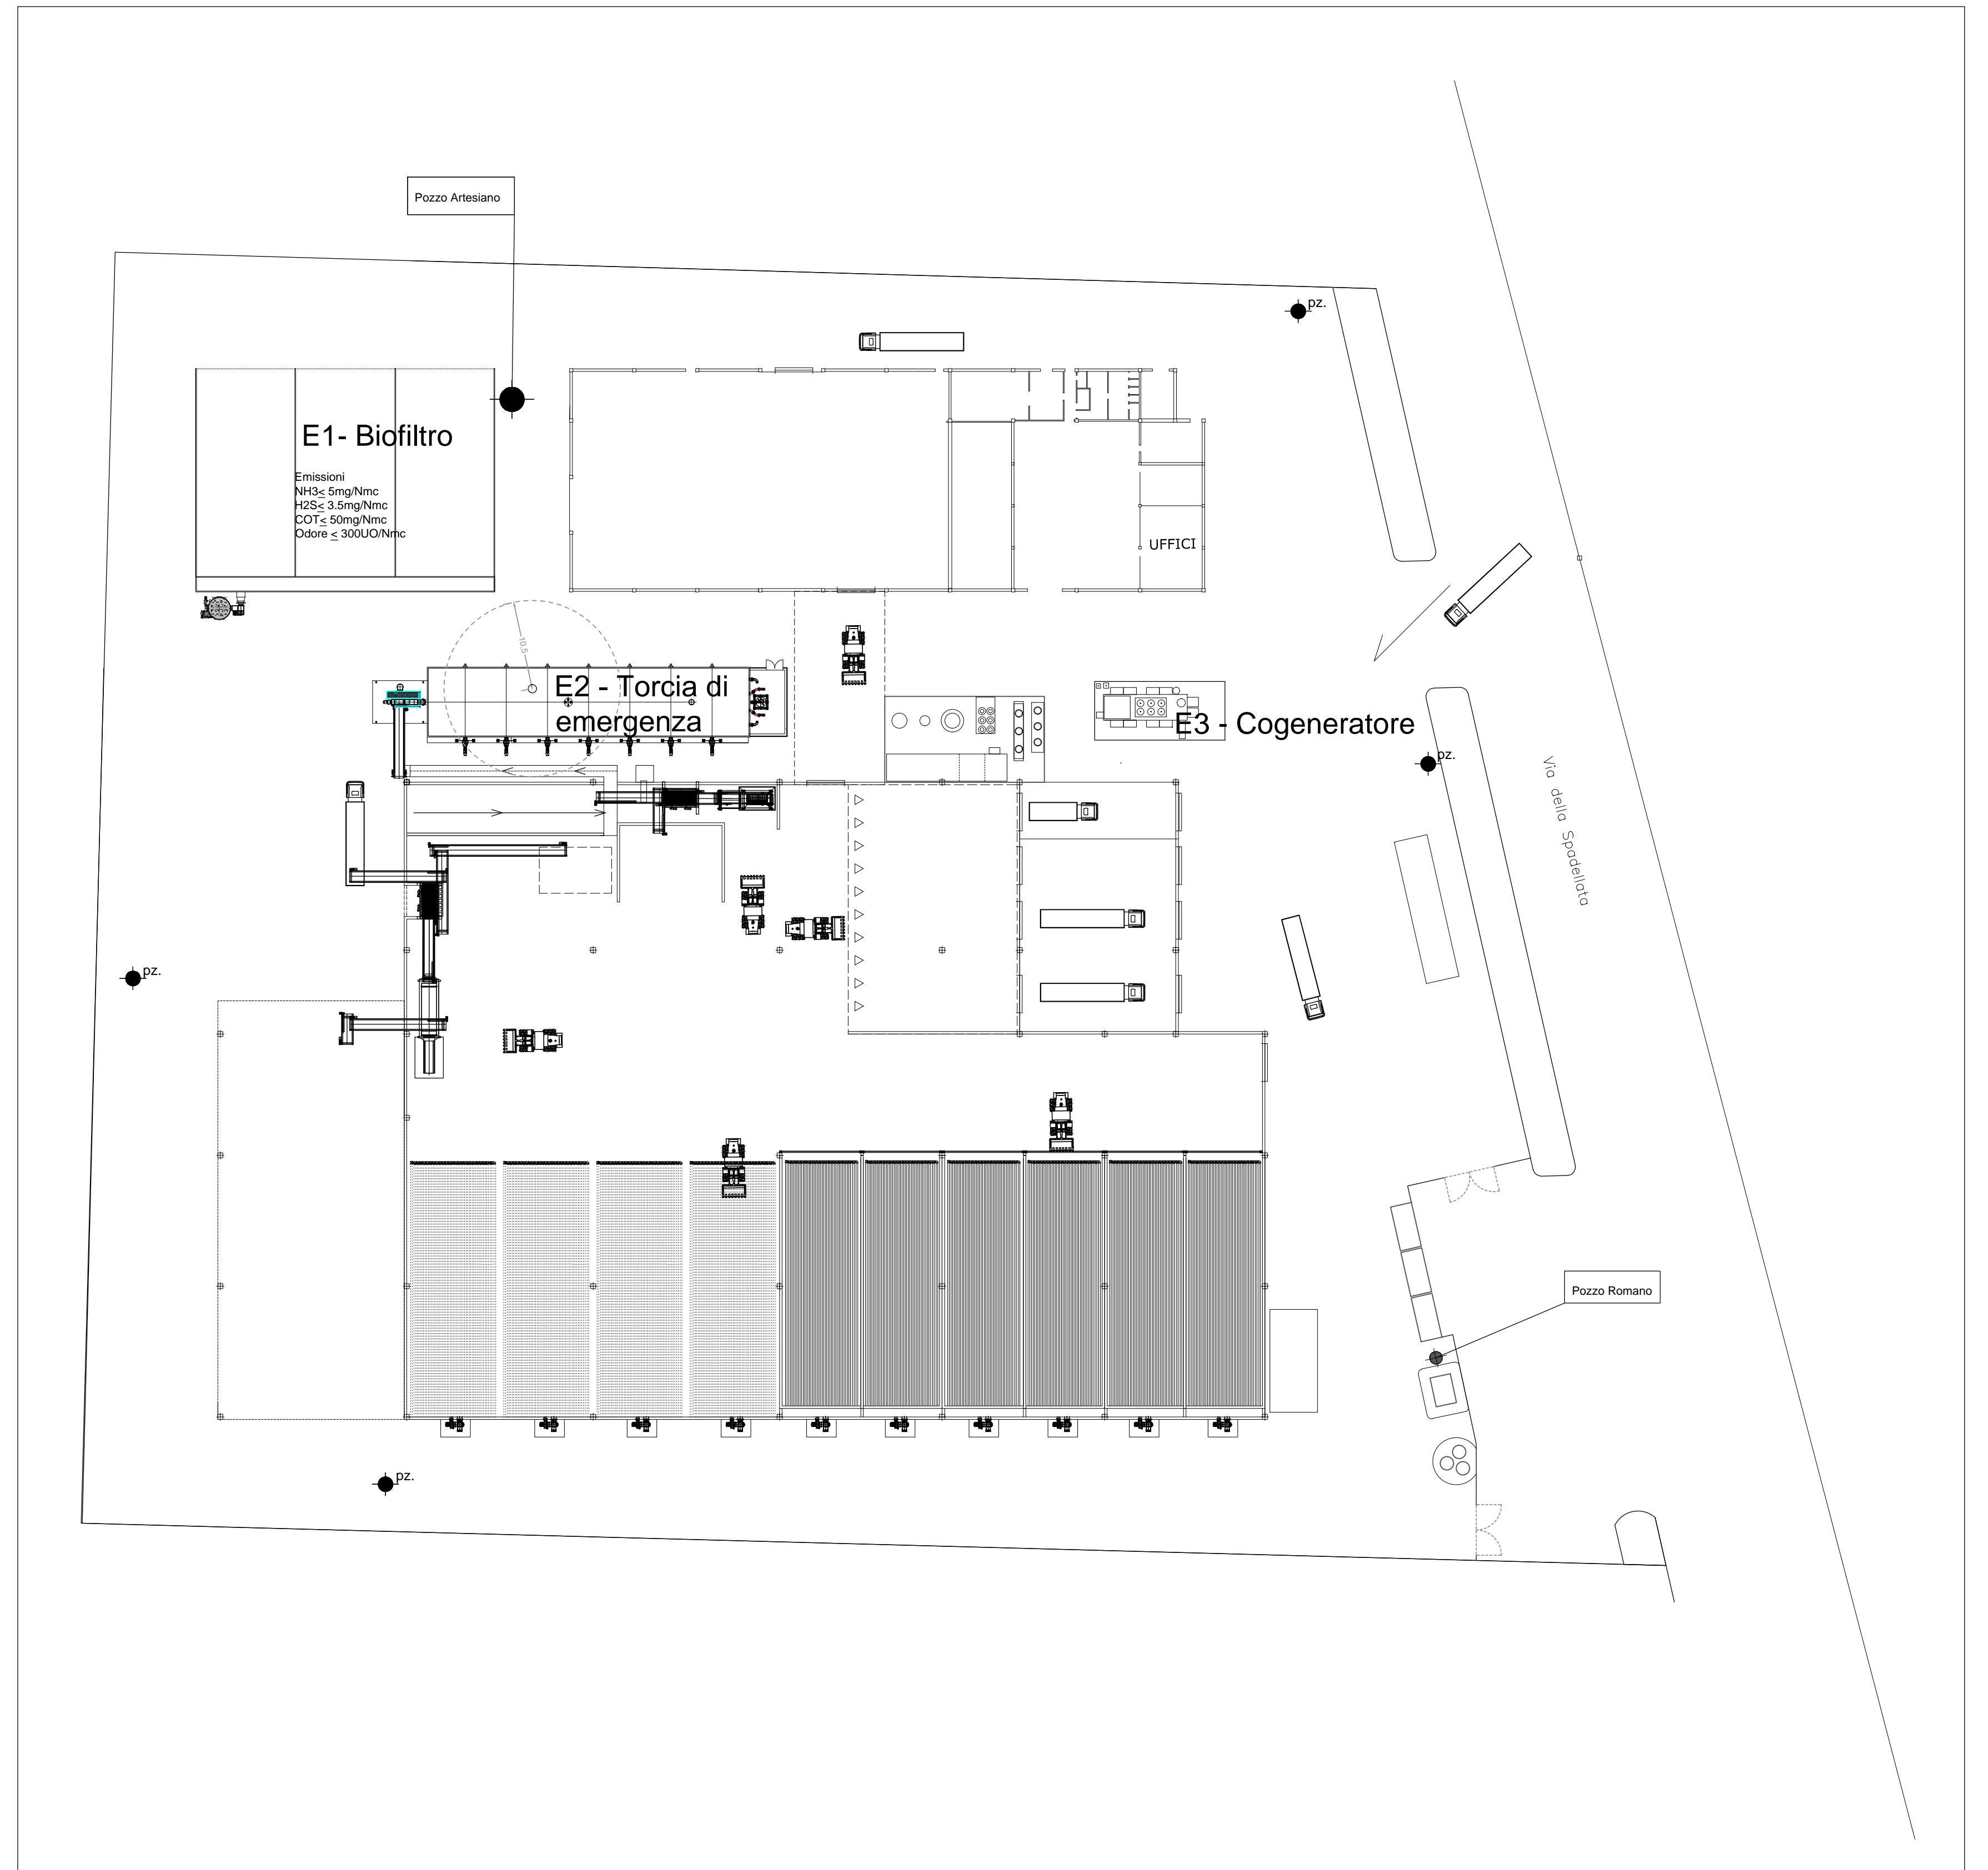

## B.21 - Planimetria reti fognarie

### Legenda

- Raccolta acque di pioggia (aree pavimentate esterne)
- Raccolta acque pluviali (da tetti/coperture)
- Raccolta acque di processo
- Rilancio acque di processo per umidificazione cumuli biocelle
- v1 Vasca acque di processo 100mc
- v2 Vasca acque di prima pioggia
- MI1 Pozzetto fiscale

COMUNE DI ANZIO (RM)

Via della Spadellata n° 5

IMPIANTO DI DIGESTIONE ANAEROBICA E  
COMPOSTAGGIO

B.21 - Planimetria reti fognarie

IL TECNICO

ISTANZA DI VARIANTE " NON SOSTANZIALE "  
ALL' A.I.A. DELLA REGIONE LAZIO N° G15616 DEL 05/11/2014

SCALA	TAVOLA			
	CAT.	SEZIONE	NUMERO	REV.
DATA Luglio 2015			B 2 1	

